


Maquinaria		
Descripcio	Symbol	Potència W
Ordinador		250
Pantalla ordinador		50
Impresora		120
Impresora/escaner		1600
Nevera		300
Ploter		120
Maquina café		2000
Maquina botelles d'aigua		150
Maquina d'aigua		500

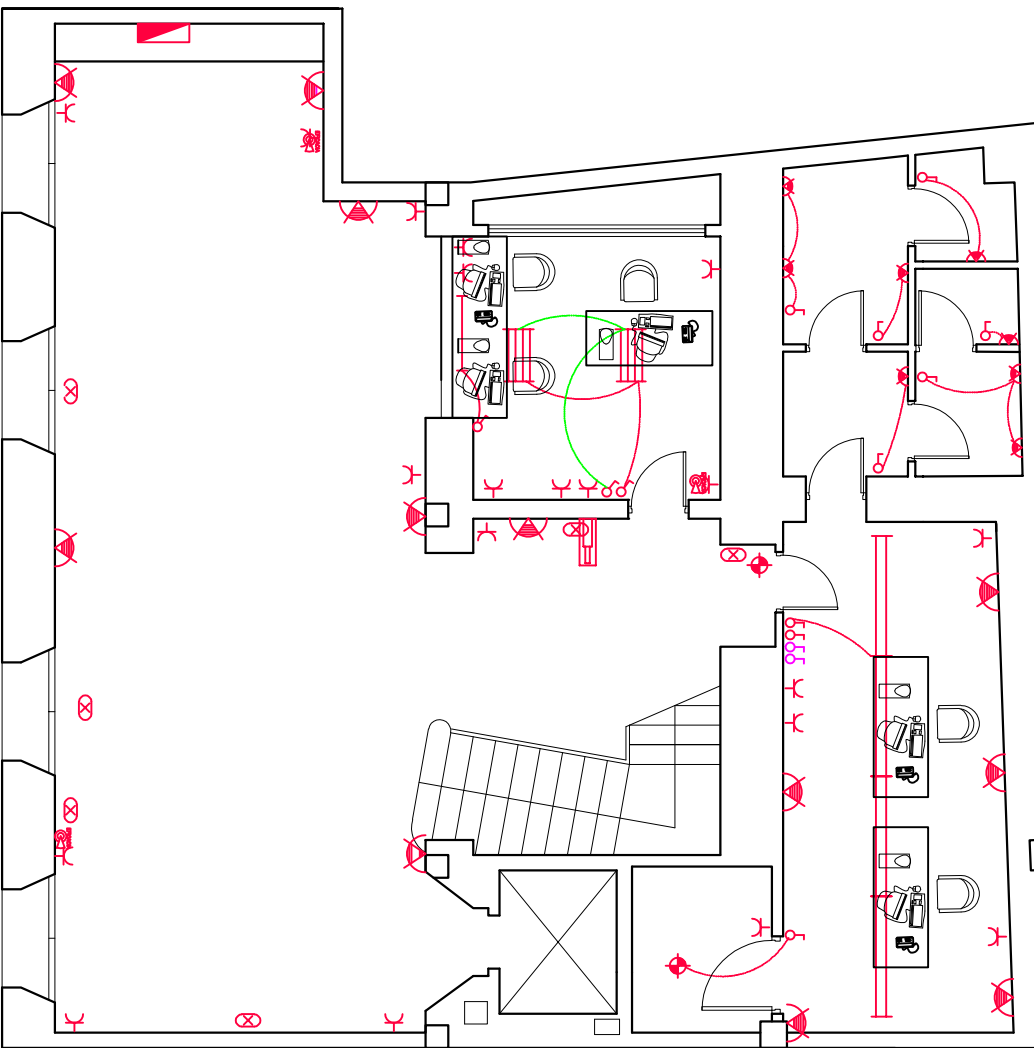

LEGENDA ELÈCTRICA I IL·LUMINACIÓ	
	INTERRUPTOR DE TALL BROQUA DE 10 A EMPROVAT UN MECANISME
	INTERRUPTOR DE TALL BROQUA DE 10 A EMPROVAT NO FUNCIONA
	INTERRUPTOR DE TALL BROQUA DE 10 A EMPROVAT DOS MECANISMES
	COMUNICADOR UN MECANISME
	PRESA DE COBERTA MONOFÀSICA 10/16 A TIPSUS SMIKO
	APLIC PARET INTERIOR
	PUNT DE LLUM 1x28W
	ENERGÈNICA
	QUADRE O SUBQUADRE GENERAL DE DISTRIBUCIÓ
	FLUORESCENT SUPERBICE 1x50W REACIÓNICA
	FLUORESCENT SUPERBICE 2x30W REACIÓNICA
	FLUORESCENT SUPERBICE 3 x30W REACIÓNICA
	FLUORESCENT SUPERBICE 4 x30W REACIÓNICA
	FLUORESCENT SUPERBICE 1x18W REACIÓNICA
	FLUORESCENT SUPERBICE 4x18W REACIÓNICA

PROJECTE : CANVI LLUMINÀRIES EDIFICI AJUNTAMENT

EMPLAÇAMENT : T. M. INCA

DATA: DESEMBRE 2017

SUBSTITÛT PER : EL BATLE

TÍTOL DEL PLANOL: PLANOL PLANTA BAIXA ESTAT ACTUAL

SGT : VIRGILIO MORENO SARRIÓ

SGT : JAIME FERRÀRI FERNÁNDEZ

ESCALA: 1 : 100

PLANOI: 01